

Poświadczam, że niniejszy dokument został opracowany w wyniku prac geodezyjnych i kartograficznych, których rezultaty zawiera operat techniczny pozytywnie zweryfikowany. Jednocześnie informuję, że jestem świadomy odpowiedzialności karnej za złożenie fałszywego oświadczenia.	
Identyfikator zgłoszenia prac geodezyjnych.	G.6640.1612.2023
Organ służby geodezycznej, który otrzymał zgłoszenie.	Starosta Węgrowski
Wykonawca prac geodezyjnych.	GEODEZJA S.C. Zawadzki i Wspólnicy
Numer oraz data sporządzenia dokumentu zawierającego wynik pozytywnej weryfikacji.	Protokół z weryfikacji nr G.6640.1612.2023.2 z dn.06.12.2023 r.
Imię i nazwisko oraz nr uprawnień zawodowych kierownika prac.	mgr inż. Robert Zawadzki upr. nr 18422
Geodezja s.c. ZAWADZKI I WSPÓLNICY 07-100 Węgrów, ul. Mickiewicza 1 B tel.(025) 792 34 20, NIP 824-13-87-358	Geodeta Uprawniony mgr inż. Robert Zawadzki UPR. NR 18422



MAPA DO CELÓW PROJEKTOWYCH

woj. mazowieckie
pow. węgrowski
jednostka ewidencyjna: 143209_2-WIERZBNO
obręb: 0020 - OSSOWINO
obiekt: dz. 388
układ: 2000
układ wys. H PL-EVRF2007.NH
DZ. G.6640.1612.2023
SKALA 1 : 500

Treść mapy w granicach lokalizacji została zaktualizowana wg stanu na dzień 20.10.2023 r.

mgr inż. Robert Zawadzki
UPR. NR 18422

ORIENTACJA

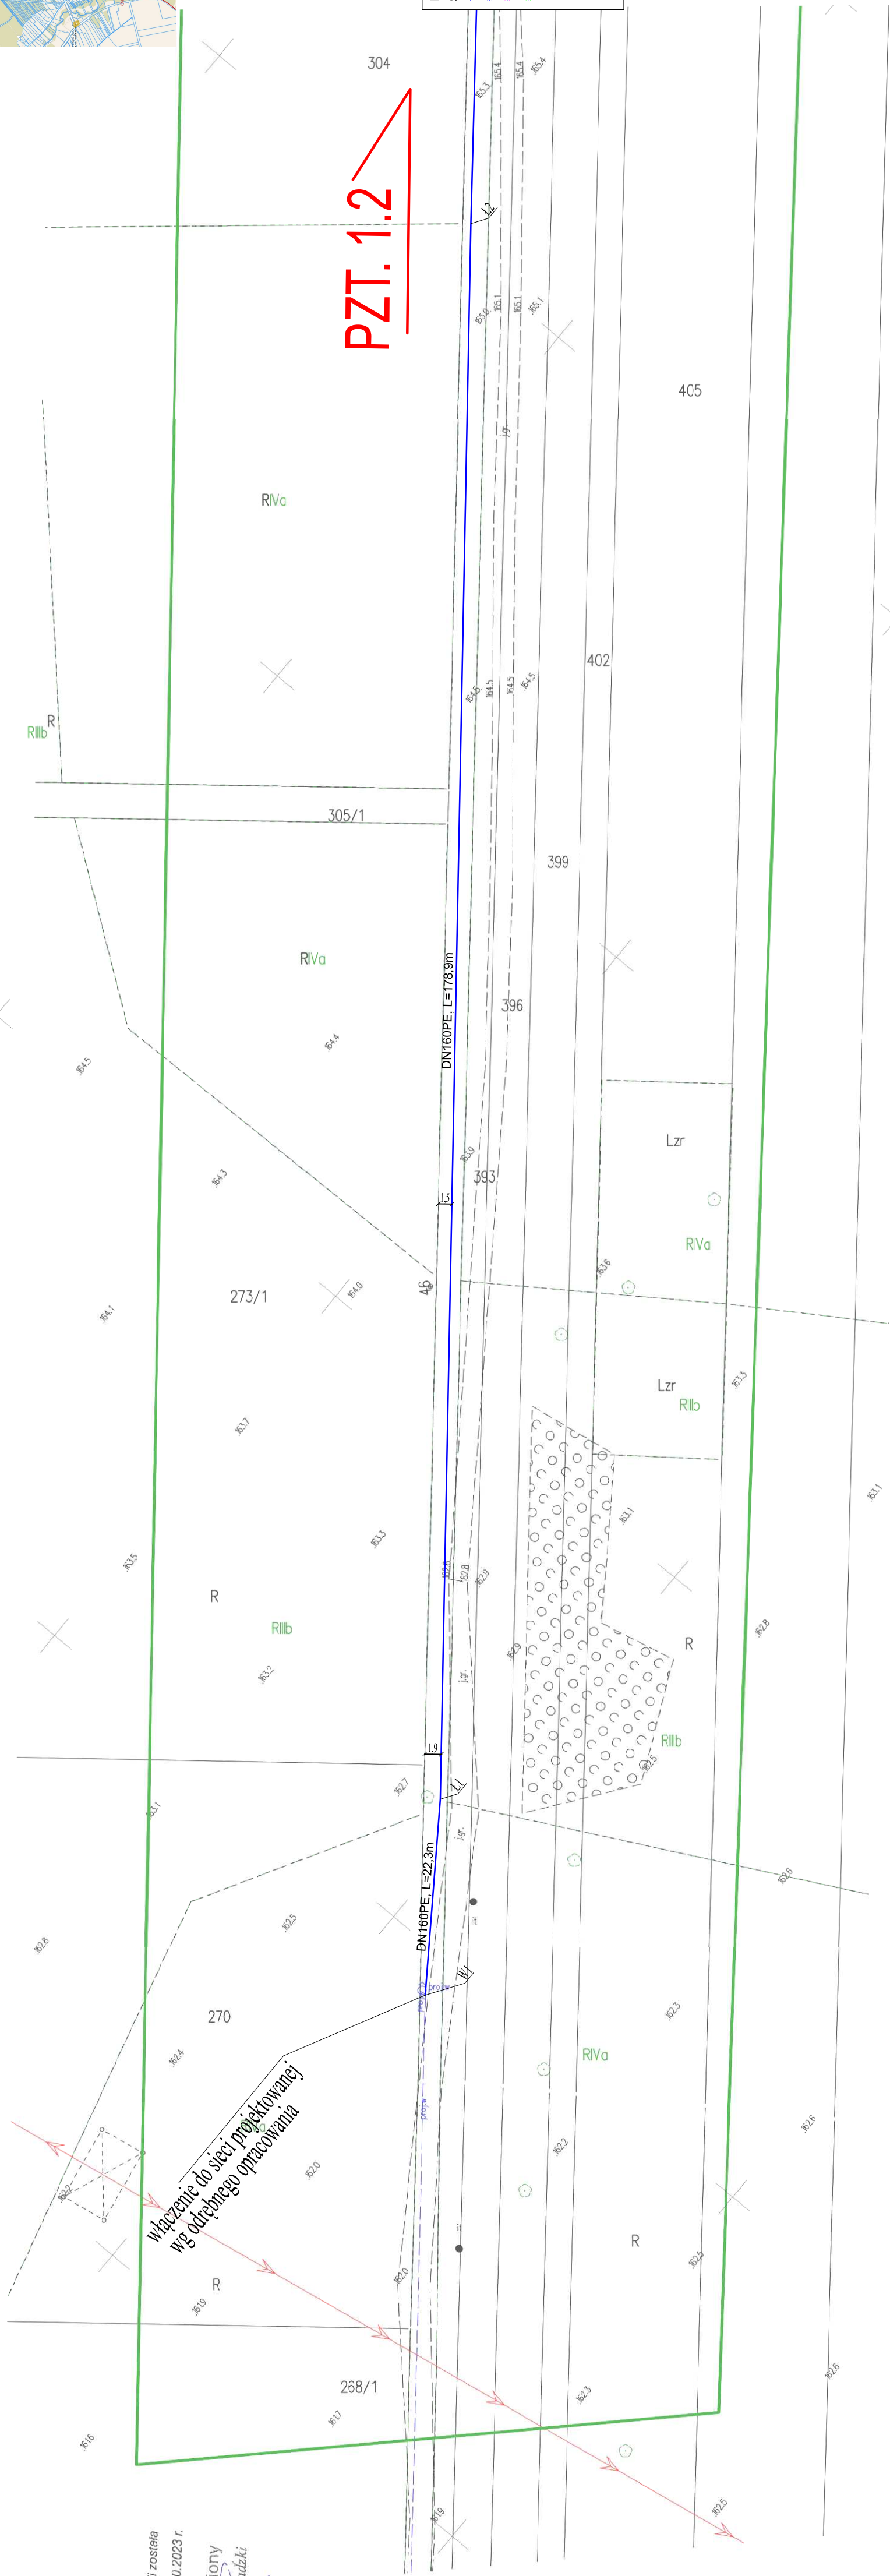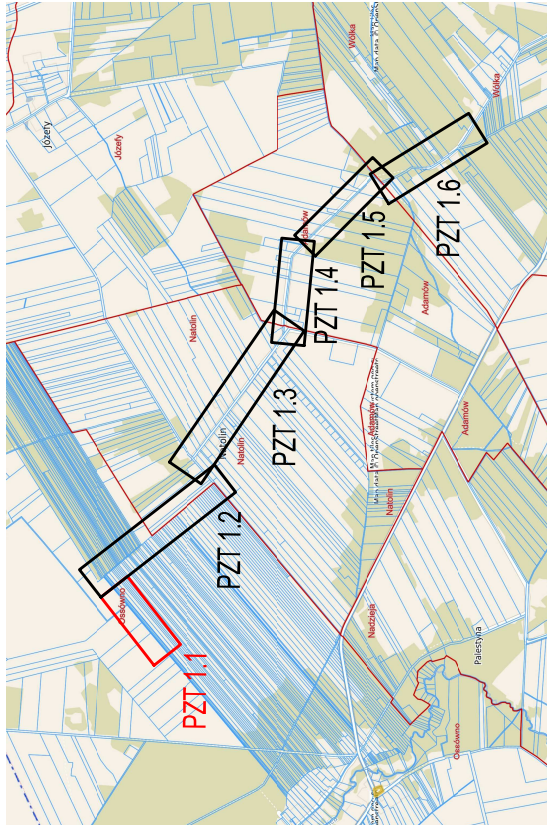

LEGENDA - OBIEKTY PROJEKTOWANE	
SIĘĆ WODOCIĄGOWA	
	PROJ. SIĘĆ WODOCIĄGOWA PE DN160
	PROJ. SIĘĆ WODOCIĄGOWA PEHD RC DN160 - PRZEWIERT STEROWANY
	PROJ. SIĘĆ WODOCIĄGOWA PE - PRZEWIERT STEROWANY W RURZE OSŁONOWEJ PEHD RC DN280
	PROJ. SIĘĆ WODOCIĄGOWA PE W RURZE OSŁONOWEJ PEHD DN280
	PROJ. HYDRANT NADZIEMNY DN80
	PROJ. ZASUWA WODOCIĄGOWA KOLNIERZOWA ŻELIWA
	PROJ. TRÓJNIK PE

	BIURO PROJEKTÓW I REALIZACJI INWESTYCJI PROSKOL LUKASZ SKOLIMOWSKI UL. 3-MAJA 18 LOK. 3 08-105 SIEDLCE tel. 531 006 545, proskol.buro@gmail.com			
	Tytuł opracowania: Budowa sieci wodociągowej w miejscowości Ossowo, Natolin, Adamów, Wólka, gm. Wierzbno			
Inwestor: Gmina Wierzbno Wierzbno 90, 07-111 Wierzbno				
Lokalizacja: 388, 388 – obręb 0020 Ossowo, dz. nr 1, 46, 54, 54/1, 54/2, 54/3, 54/4, 54/5, 54/6, 54/7, 54/8, 54/9, 54/10, 54/11, 54/12, 54/13 – obręb 0001 – 003 0029 Natolin, dz. nr 126 – 003 0029 Wólka, jedn. ewid. 143309, 2 Wierzbno, gm. Wierzbno, powiat radkowski, woj. mazowiecki				
Tytuł rys.: PROJEKT ZAGOSPODAROWANIA TERENU				
Projektant: mgr inż. Lukasz Skolimowski mgr inż. Lukasz Skolimowski MAZ/0535/PW05/10 BR. SANITARIA				
Sprawdził: mgr inż. Michał Szklonek mgr inż. Michał Szklonek MAZ/0592/PBS/18 BR. SANITARIA				
Opracował: mgr inż. Anna Gumińczuk mgr inż. Anna Gumińczuk				
Branża	Data	Skala	Faza	Nr rysunku
Sanitarna	12.2023	1:500	P.Z.T.	1.1

